


План на отм.6.600

М 1:100

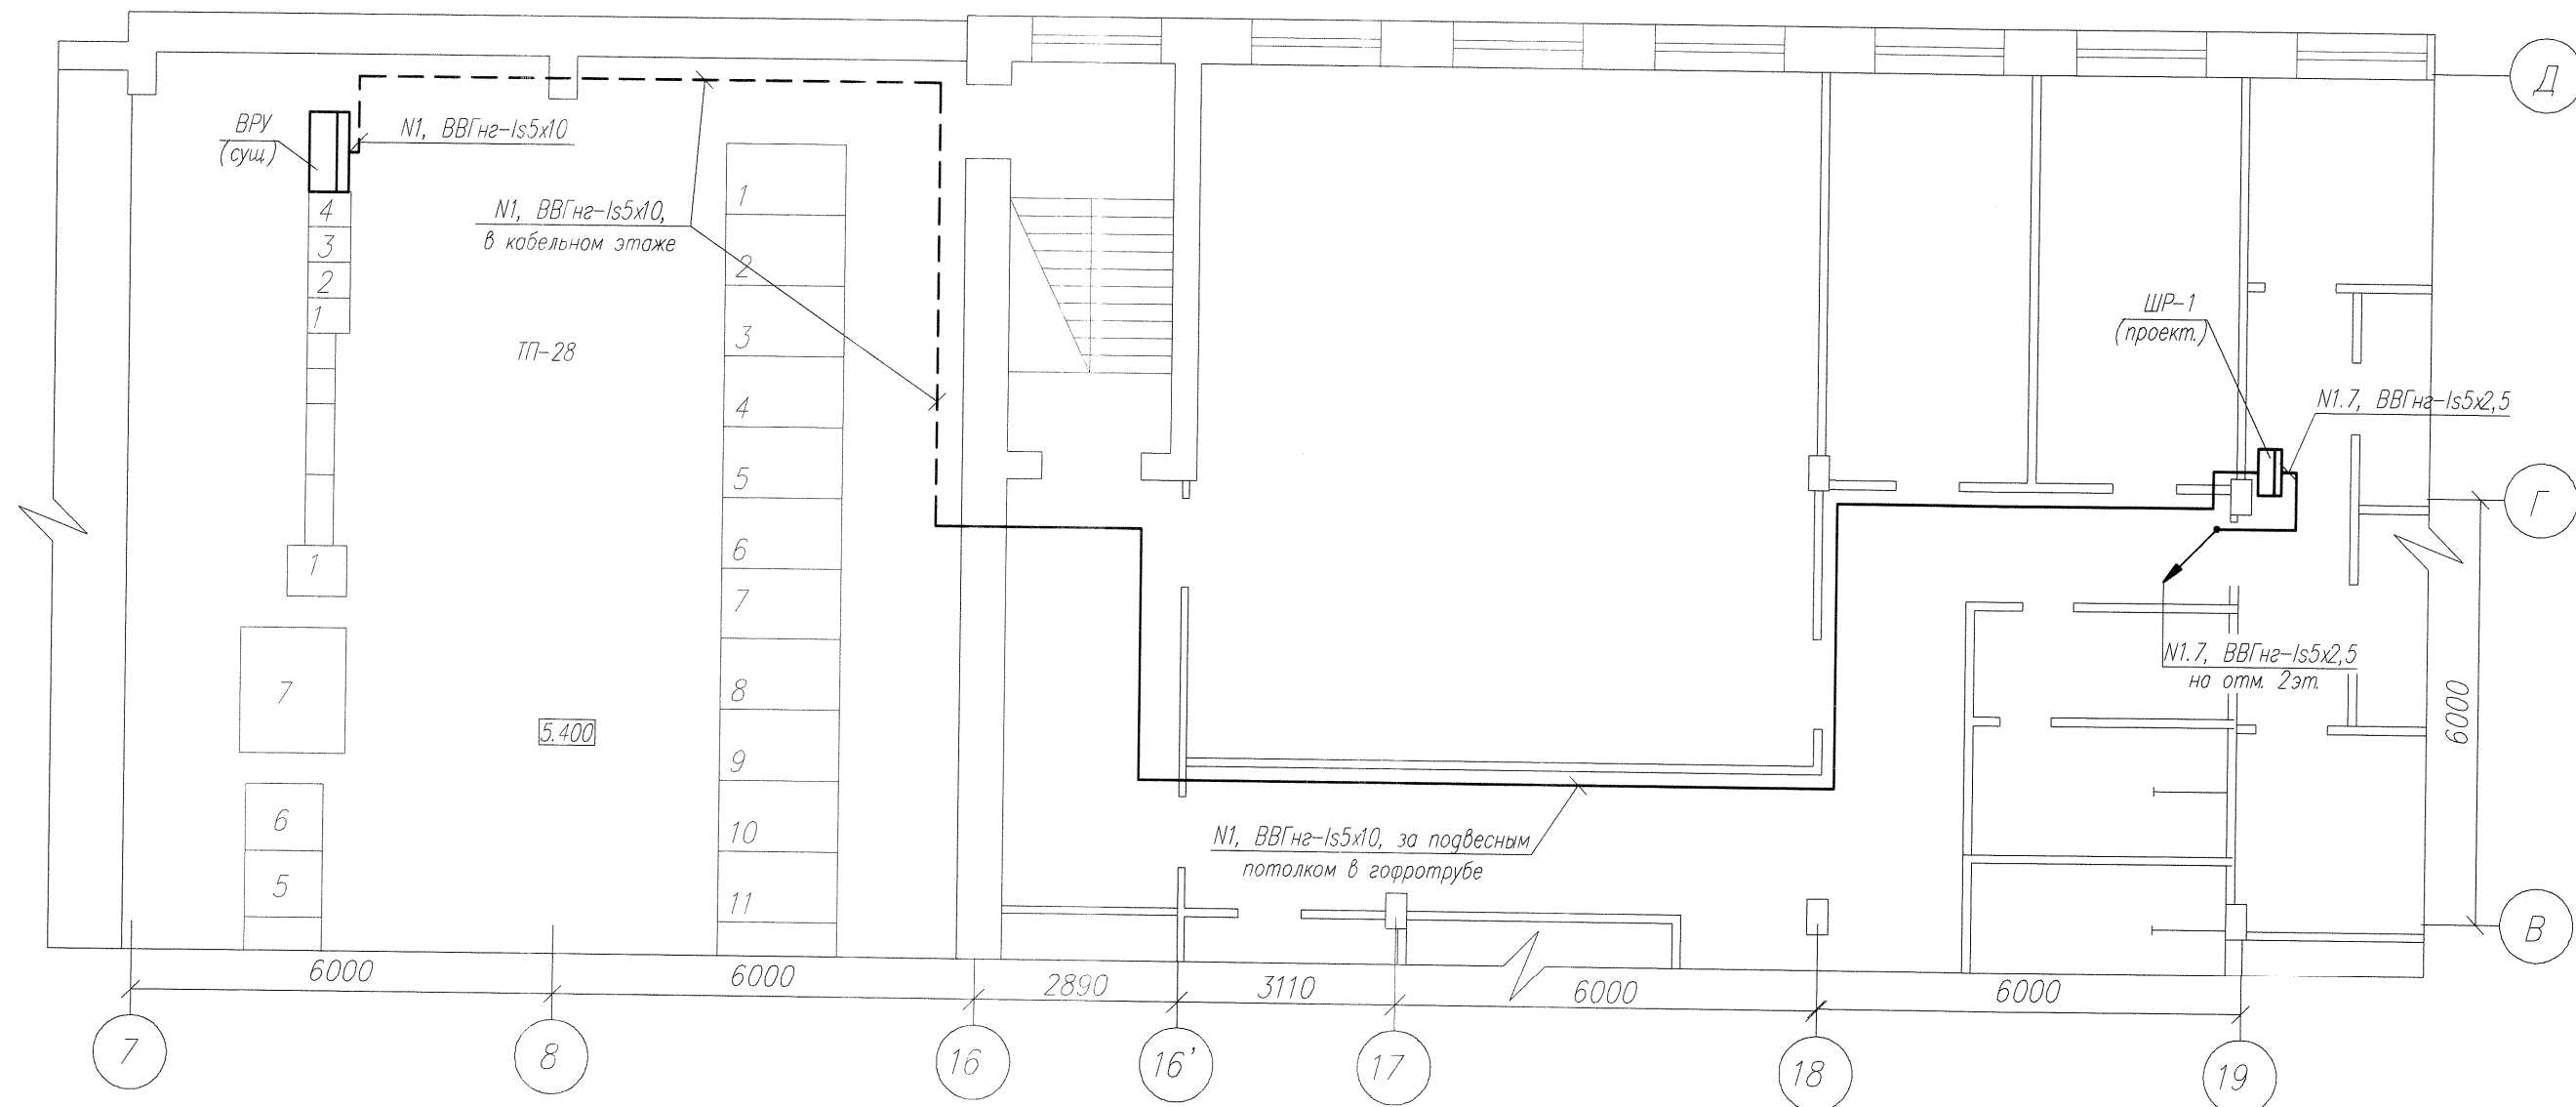


Примечания:

1. Проектируемый щиток ЩР-1 запитать кабелем ВВГнг-Is 5x10 от существующей сборки ВРУ лесной отдел гр.Н1, через устанавливаемые предохранители ПН2 Inл.вст.=50А(поз1).
2. Проектируемый щиток ЩР-2 запитать кабелем ВВГнг-Is 5x2,5 от проектируемого щитка ЩР-1 гр.Н1.7, через авт.выключатель на 20А
3. Линии питания выполнить:
 - в кабельном этаже - по суц. кабельным конструкциям;
 - за подшивным потолком - в гофротрубе.
4. Заземление и монтаж выполнить в соответствии с ПУЭ.
5. Заказная спецификация на чертеже N ЛО-4415.СО.

План 2-го этажа

М 1:100

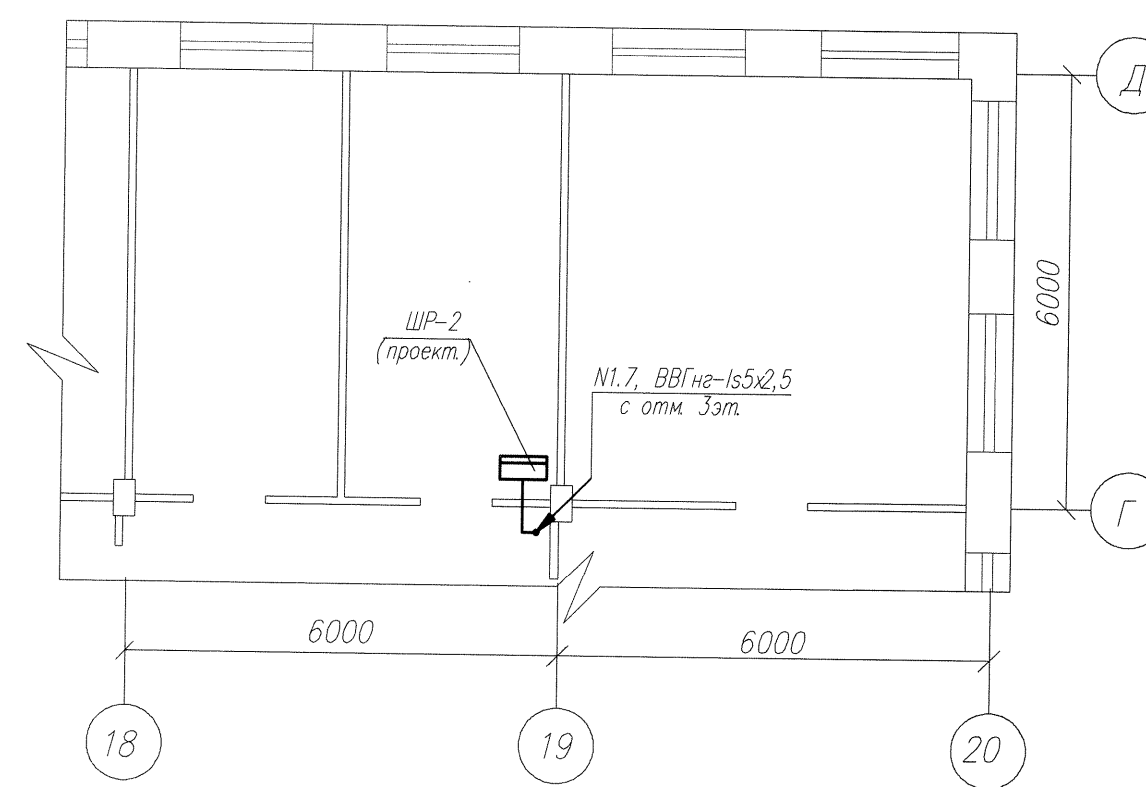

Согласовано:

Начальник УОЭ ЭТС ЦРС

Митрунен А.Н.

Поз	Обозначение или тип изделия	Наименование	Кол.	Примечания
1	ПН2-100-50А-У3 КЭАЗ	Предохранитель плавкий серии ПН2 In=100А Inл.вст.=50А в комплекте с держателями	3	установить в ВРУ
2	код 57032 DKC	Гибкая армированная труба номинальный внут. диаметр 31,8мм	30	
3	код 51332 DKC	Трубный держатель 32мм с защелкой и дюбелем	60	
Кабель с медными жилами с ПВХ изоляцией в ПВХ оболочке без защитного покрова, пониженной горючести				
4	ВВГнг(А)-Is 0,66	5x10	65	
5	ВВГнг(А)-Is 0,66	5x4	10	
КОМП. ЧЕРТЕЖ НАПКА № 104				

ЛО-4415

Службно-бытовой корпус лесной биржи с прачечной.
Помещения отдела IT-сервисов филиала
"Карелия Палл"

Изм.	Лист	N докум.	Подп.	Дата	Стадия	Лист	Листов
Разраб.	Сизова	Иде	9.09.		Линии питания ЩР-1, ЩР-2	3	3
Провер.	Дмитраев	Дмит	2023				
Н.контр.	Смирнов	Смир					
Нач.ПКО	Бесов	Бесов			План на отм. 2, 3 этажа	ПКО ИТЦ АО "Кондопожский ИБК"	