



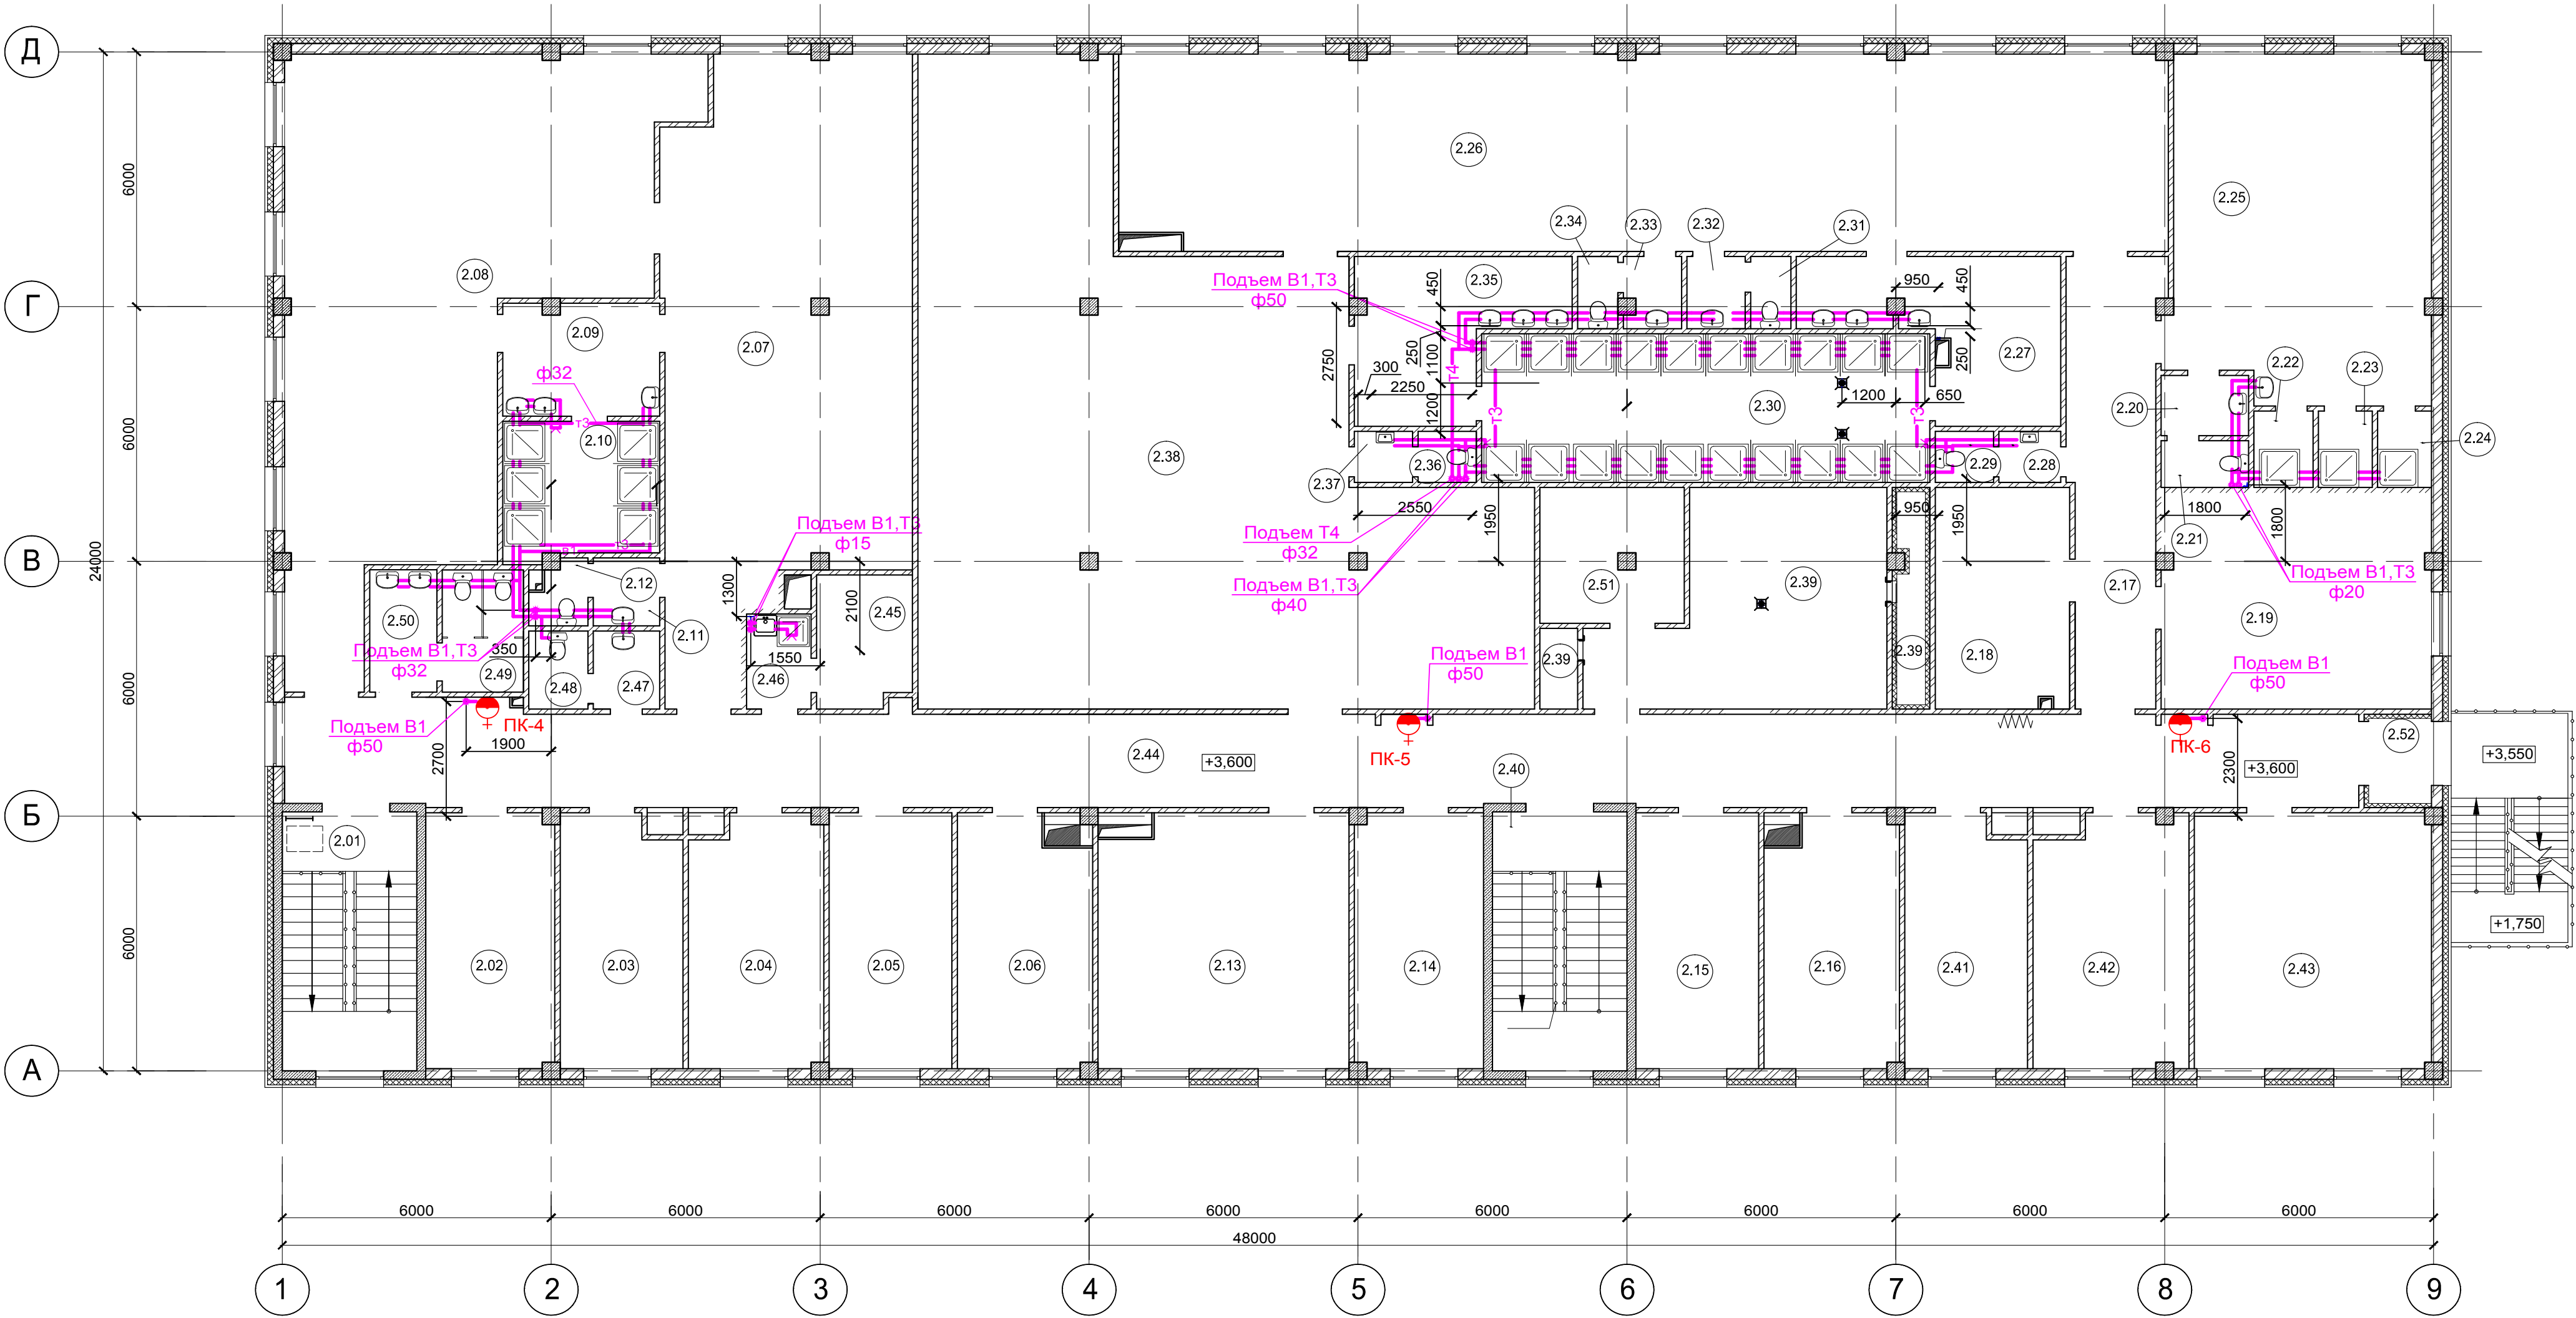

Условные обозначения

- B1 — Водопровод хоз-питьевой противопожарный
— T3 — Горячее водоснабжение
⊗ Клапан ручной регулировки с измерительными ниппелями

B1,T3,T4

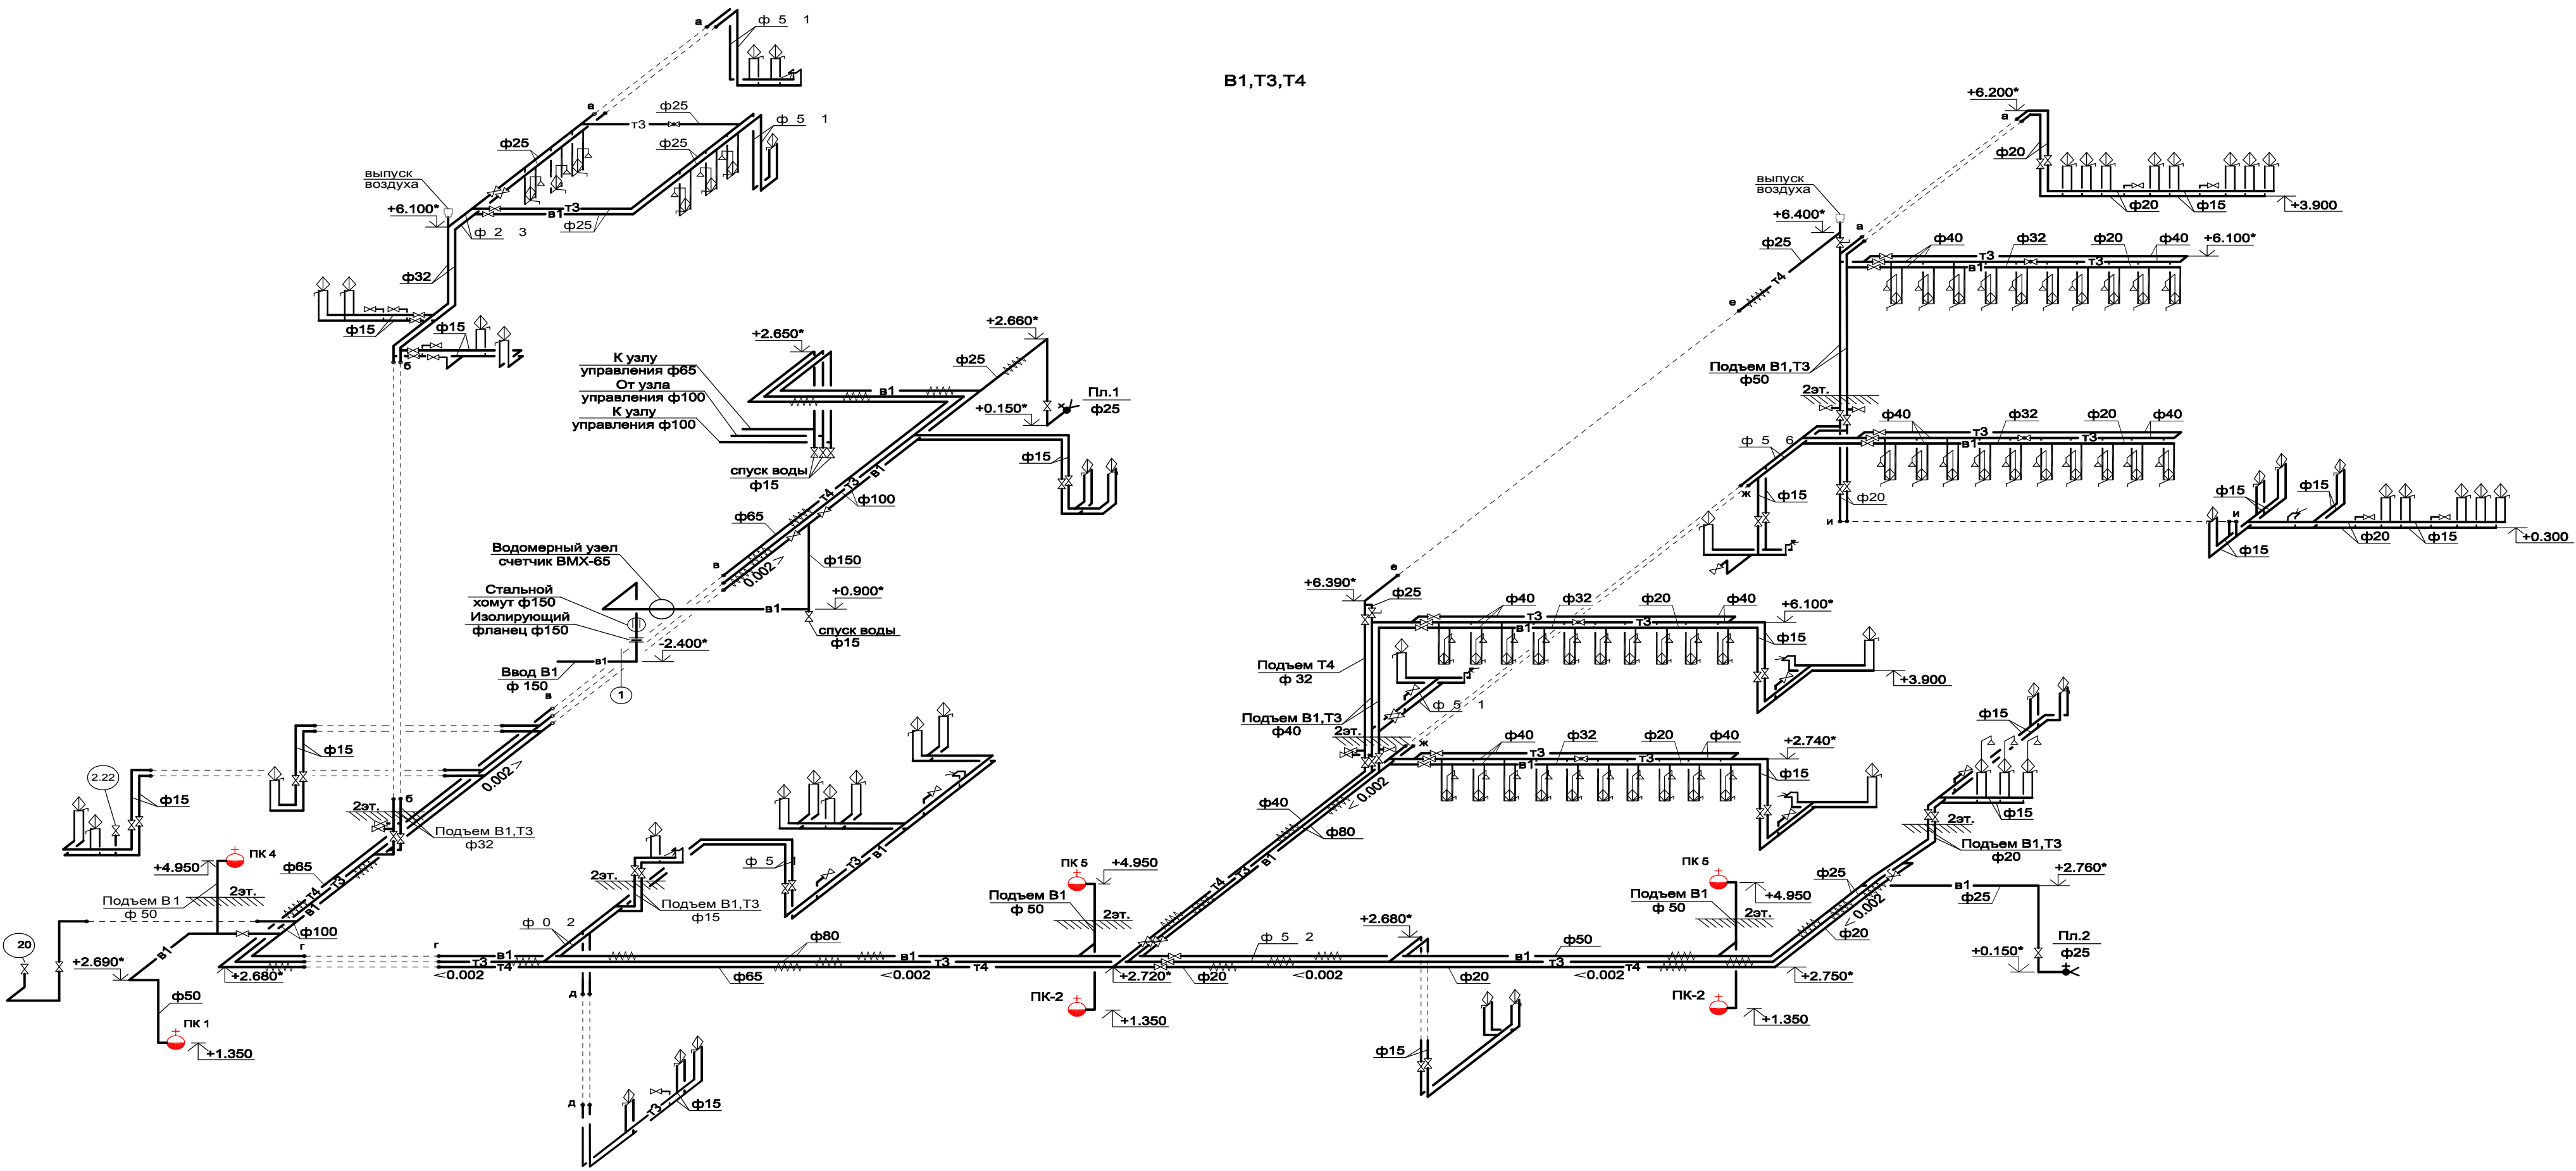

						PUL-11/16.4-VK			
						Airport "Pulkovo". Air transport facilities to registered land plots. Objects in the controlled zone and engineering support			
Изм.	Коп.Уч	Лист	№ док	Подпись	Дата	Building of operational services, including site № 1.2.3.. GSE.	Стадия	Лист	Листов
Разработал							ED		
Нач. сект.									
Глав. спец.									
Нач.отд.						Executive scheme № 25.1.1	LLC «Alfa Construction»		
Н. контр.						Cold-water pipe-laying, fire fighting water, hot water.Plan of the 2nd floor			
						PUL-11/16.4-BK			
						Аэропорт "Пулково". Объекты воздушного транспорта на зарегистрированных земельных участках. Объекты контролируемой зоны и инженерно-технического обеспечения			
Изм.	Коп.Уч	Лист	№ док	Подпись	Дата	Здание оперативных служб, включая площадки №1, 2, 3. Здание оперативных служб	Стадия	Лист	Листов
Разработал							ИД		
Нач. сект.									
Глав. спец.									
Нач.отд.						Исполнительная схема № 17.6	ООО «Альфа Констракшн»		
Н. контр.						Прокладка труб ХВС, пожарного водопровода, горячего водоснабжения План 2-го этажа.			